


RZUT I PIĘTRA

SKALA 1:50

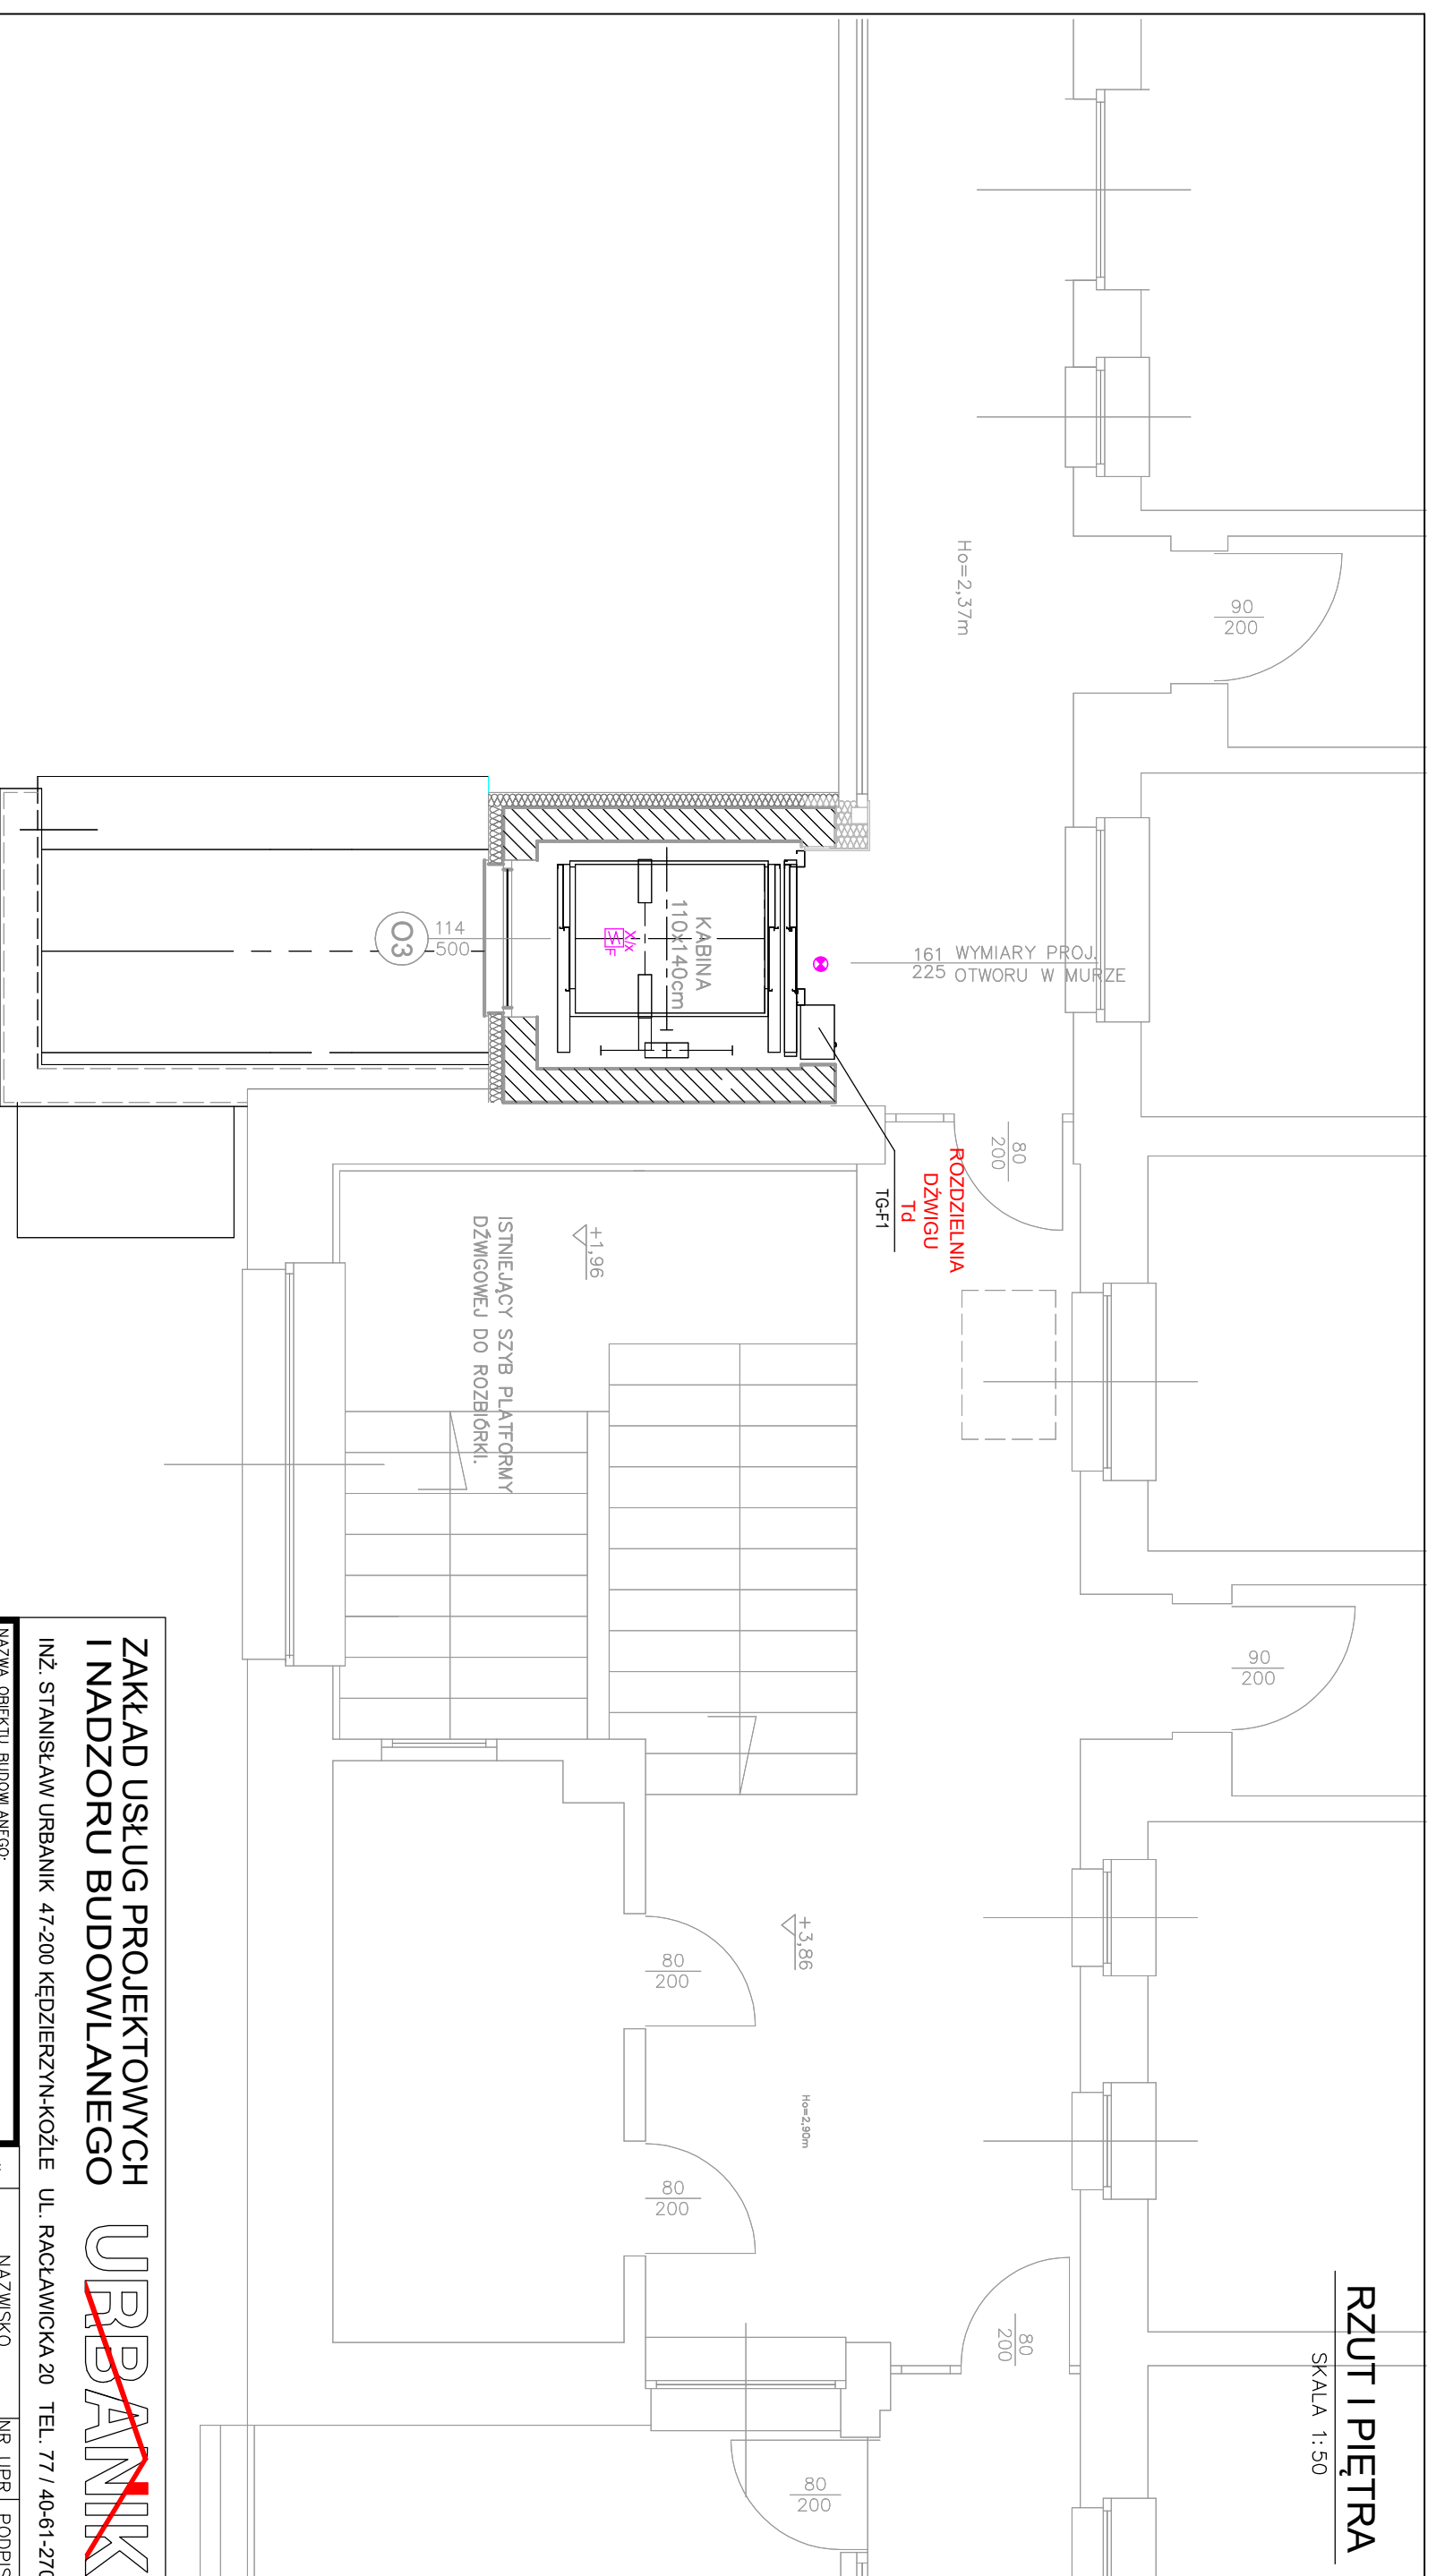

ZAKŁAD USŁUG PROJEKTOWYCH I NADZORU BUDOWLANEGO



INŻ. STANISŁAW URBANIK 47-200 KĘDZIERZYN-KOŹLE UL. RACŁAWICKA 20 TEL. 77 / 40-61-270

NAZWA OBIEKTU BUDOWLANEGO:

PRZEBUDOWA I ROZBUDOWA BUDYNKU OR I OP W RACŁAWICACH ŚLĄSKICH W ZAKRESIE ZEWNĘTRZNEGO SZYBU DŹWIGU OSOBOWEGO

Racławice Śląskie, ul. Zwycięstwa 14, dzielnica nr 759/6, 758/5 i 758/6
TREŚĆ RYSUNKU:

INSTALACJA ELEKTRYCZNA RZUT I PIĘTRA

INWESTOR:

Ośrodek Rehabilitacji i Opieki Psychiatrycznej 48-250 Głogówek, Racławice Śląskie ul. Zwycięstwa 34

UMOWA: 8/2018

OPROGRAMOWANIE CAD:

Autocad 2008 nr 345-34737379 ADVANCE STEEL v7.1 nr JDMW6302 USB NRDZBA497B

SKALA: 1:50

NR RYS. **E4**

GŁÓWNY PROJEKTANT – WŁAŚCICIEL ZAKŁADU DATA: 22-11-2018r.

PROJEKTOWAŁ:	OPRACOWAŁ:	SPRAWDZIŁ:
mgr inż. ANDRZEJ KLIMOWICZ P/MOC/11 09/0700/		

PROJEKTOWAŁ:	OPRACOWAŁ:	SPRAWDZIŁ:
	mgr inż. arch. MARCIN KRÓL 71/02/0P	

NAZWIŚKO NR UPR. PODPIS

mgr inż. ANDRZEJ KLIMOWICZ P/MOC/11 09/0700/

mgr inż. arch. MARCIN KRÓL 71/02/0P

LEGENDA	
	OPRAWA typu REGLUX 540. LED840: 36W 4300 lm; I klasa ochrony; IP44; dyfuzor opalowy
	OPRAWA typu AMARO 320. LED840: 23W 1600 lm; I klasa ochrony; IP44; dyfuzor opalowy
	OPRAWA typu MONITOR1 IP40 LED. OP1-A1,2TA1N oprawa jednostronna narynkowa. IP40: 1,2W; czas autonomii 1h. AUTOTEST; + pikogram; certyfikat CNBOP
	OPRAWA typu VERSO LED. VDN-A4x1TA1H nastopowa. IP40: 4x1W; czas autonomii 1h. AUTOTEST; certyfikat CNBOP
	OPRAWA typu MONITOR1 IP65 LED-HO. OP3-A4x1TA1N nastopowa. IP40: 4x1W; czas autonomii 1h. AUTOTEST certyfikat CNBOP; zakres pracy -20° + 25°
	OPTYCZNA CZUJKA DYMU
	ZEWNĘTRZNY WSKAŹNIK ZADZIAŁANIA WZ-31
	RĘCZNY OSTRZEGACZ POŻARU ROP

RYSUNEK JEST WŁASNOŚCIĄ ZAKŁADU USŁUG PROJEKTOWYCH I NADZORU BUDOWLANEGO "URBANIK". NIE WOLNO GO REPRODUKOWAĆ I UDOSTĘPNIAC STRONIE TRZECIEJ BEZ NASZEJ ZGODY NA PIŚMIE.